




配管平面図 S=1/500

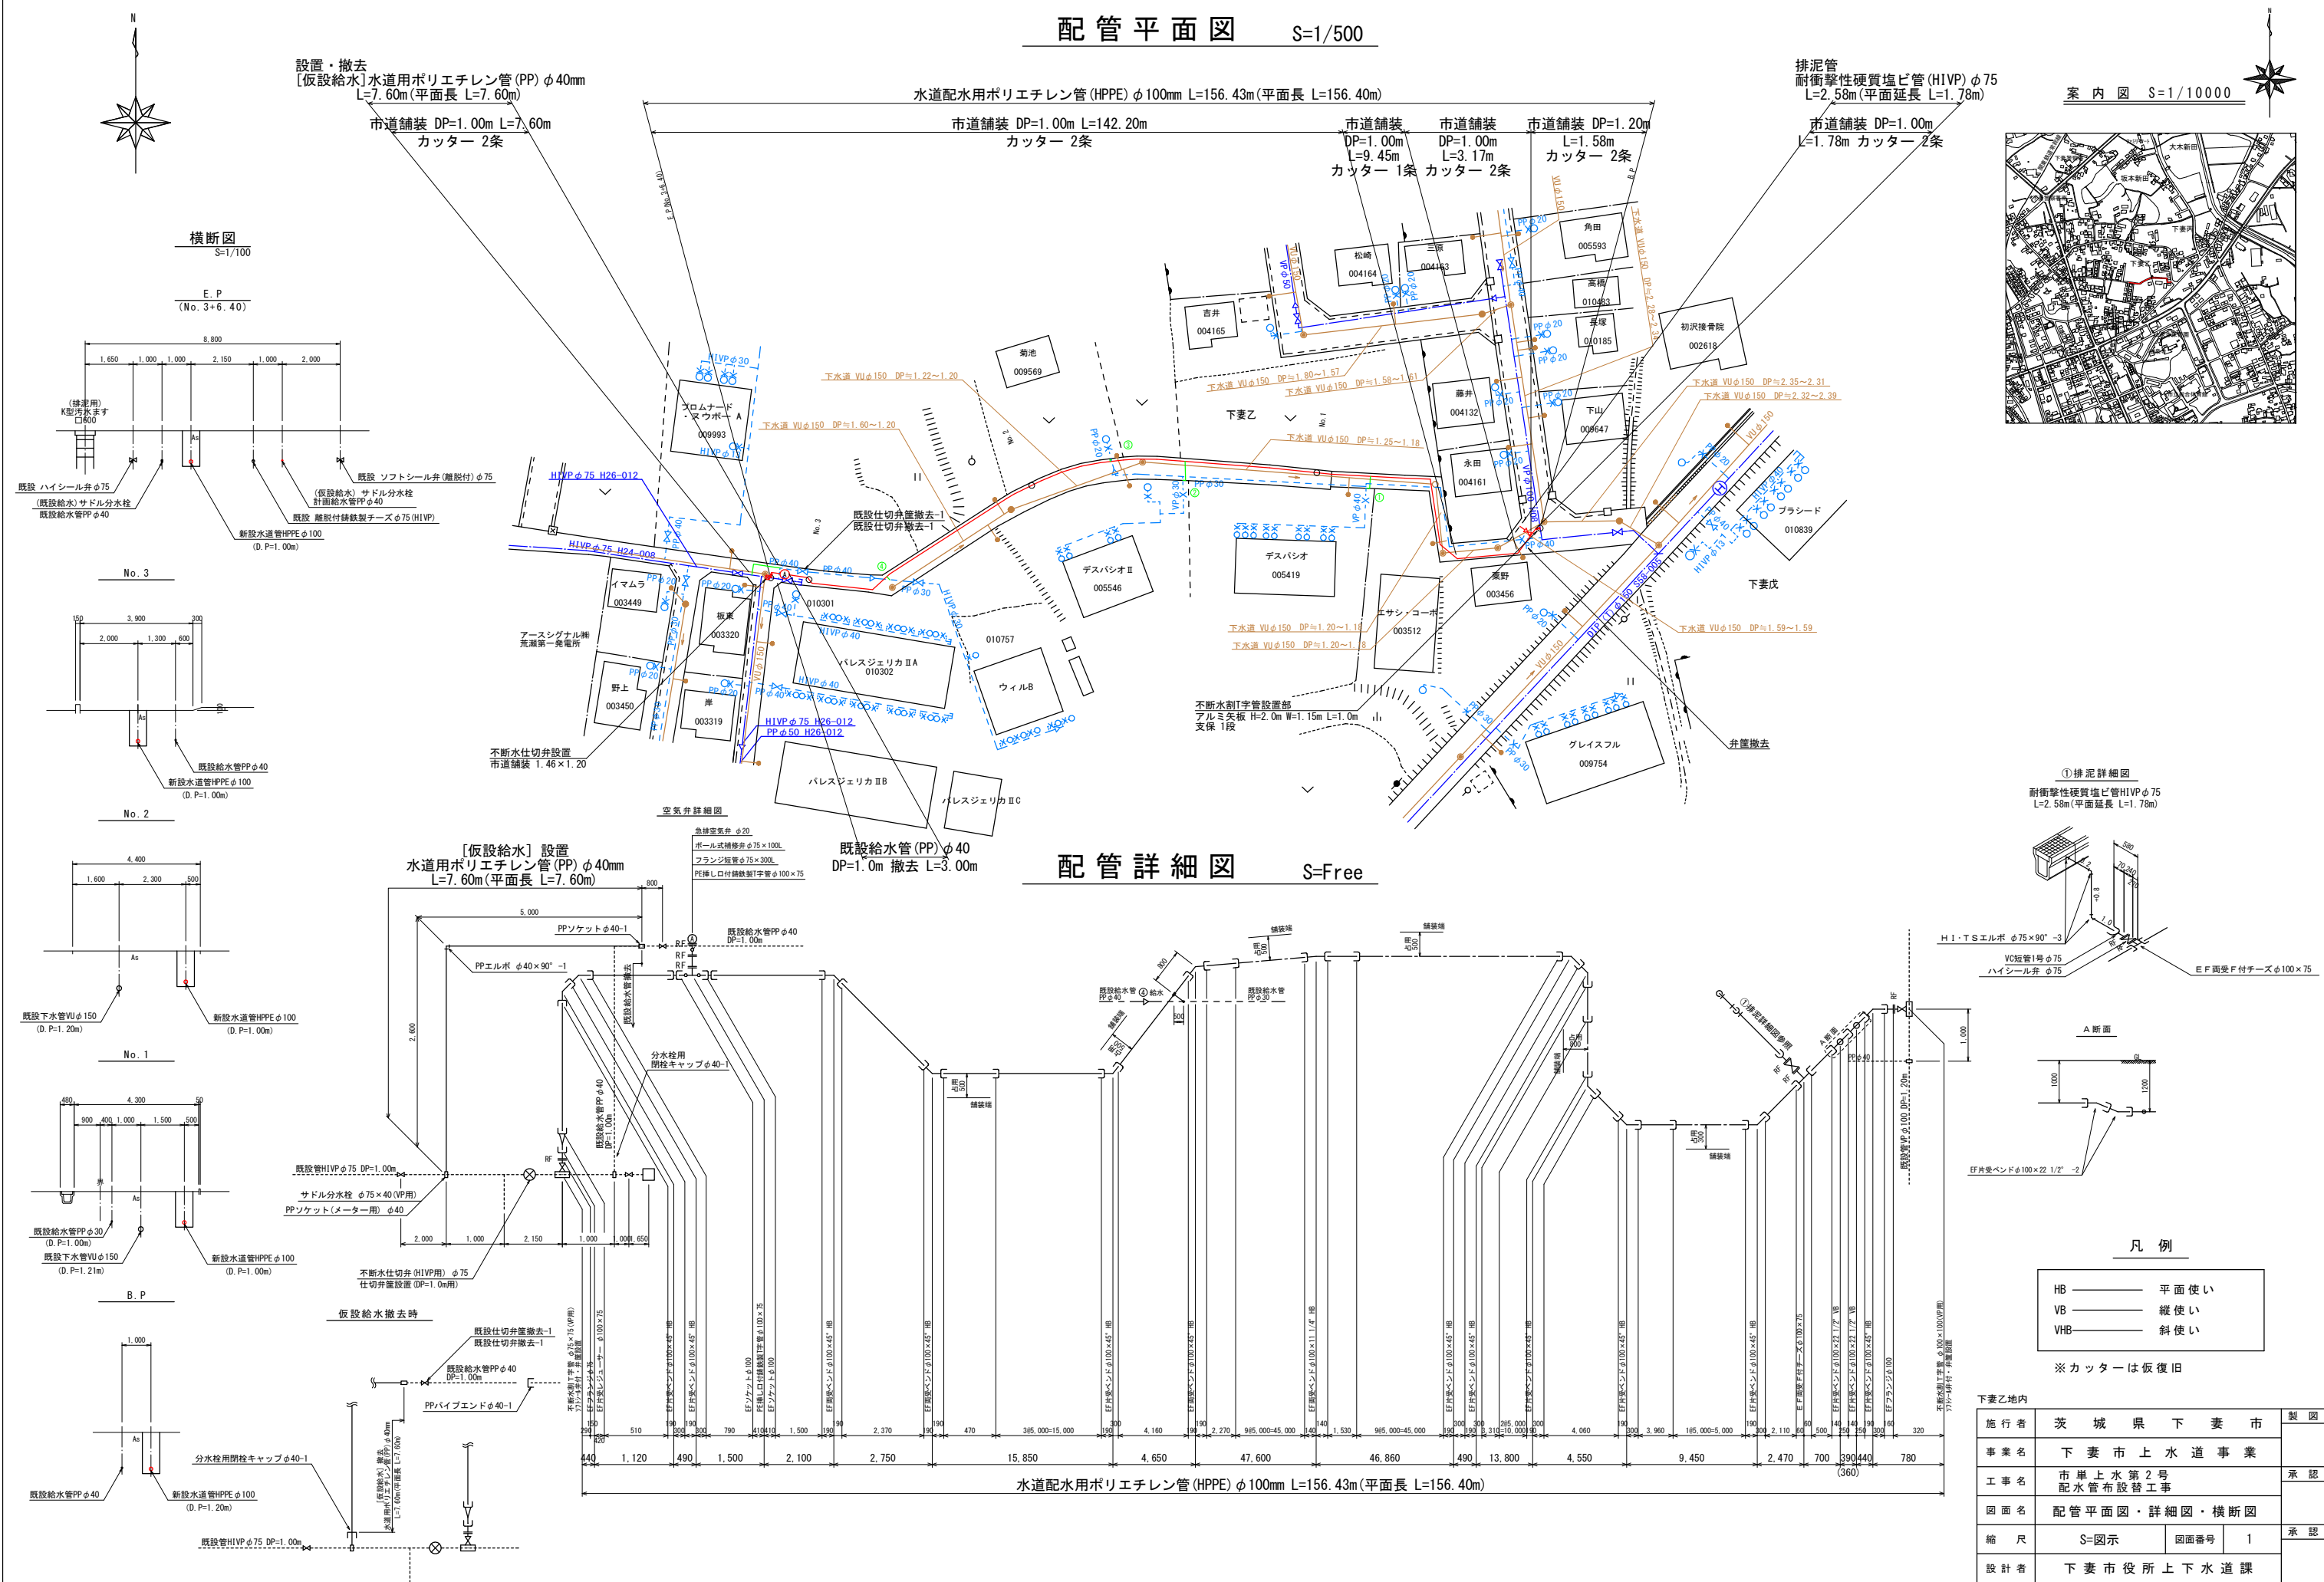


案内図 S=1/10000

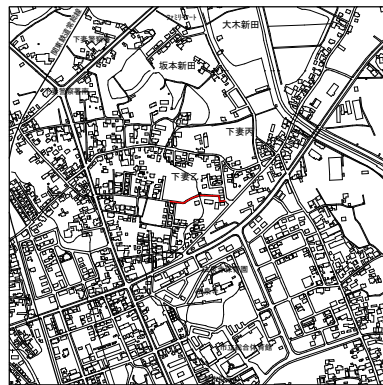


横断面図 S=1/100

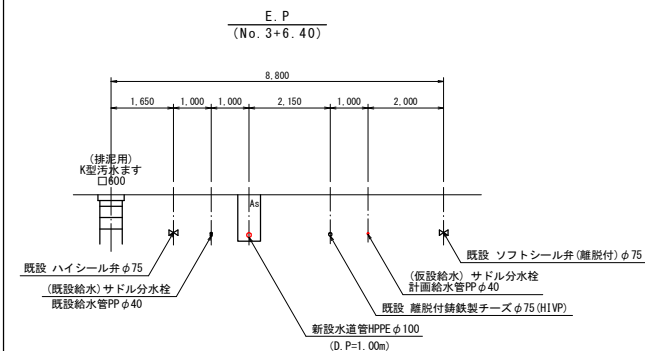


No. 3

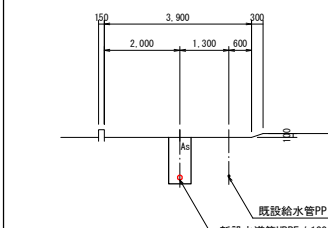


No. 2

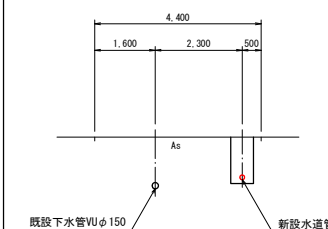

No. 1

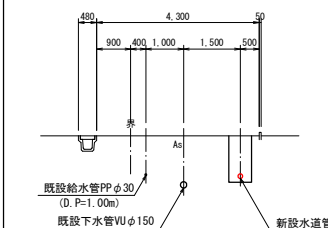


B.P

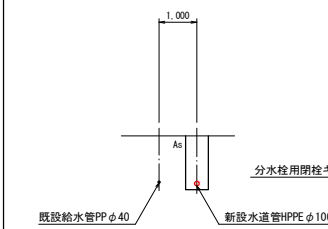


No. 1

配管詳細図 S=Free

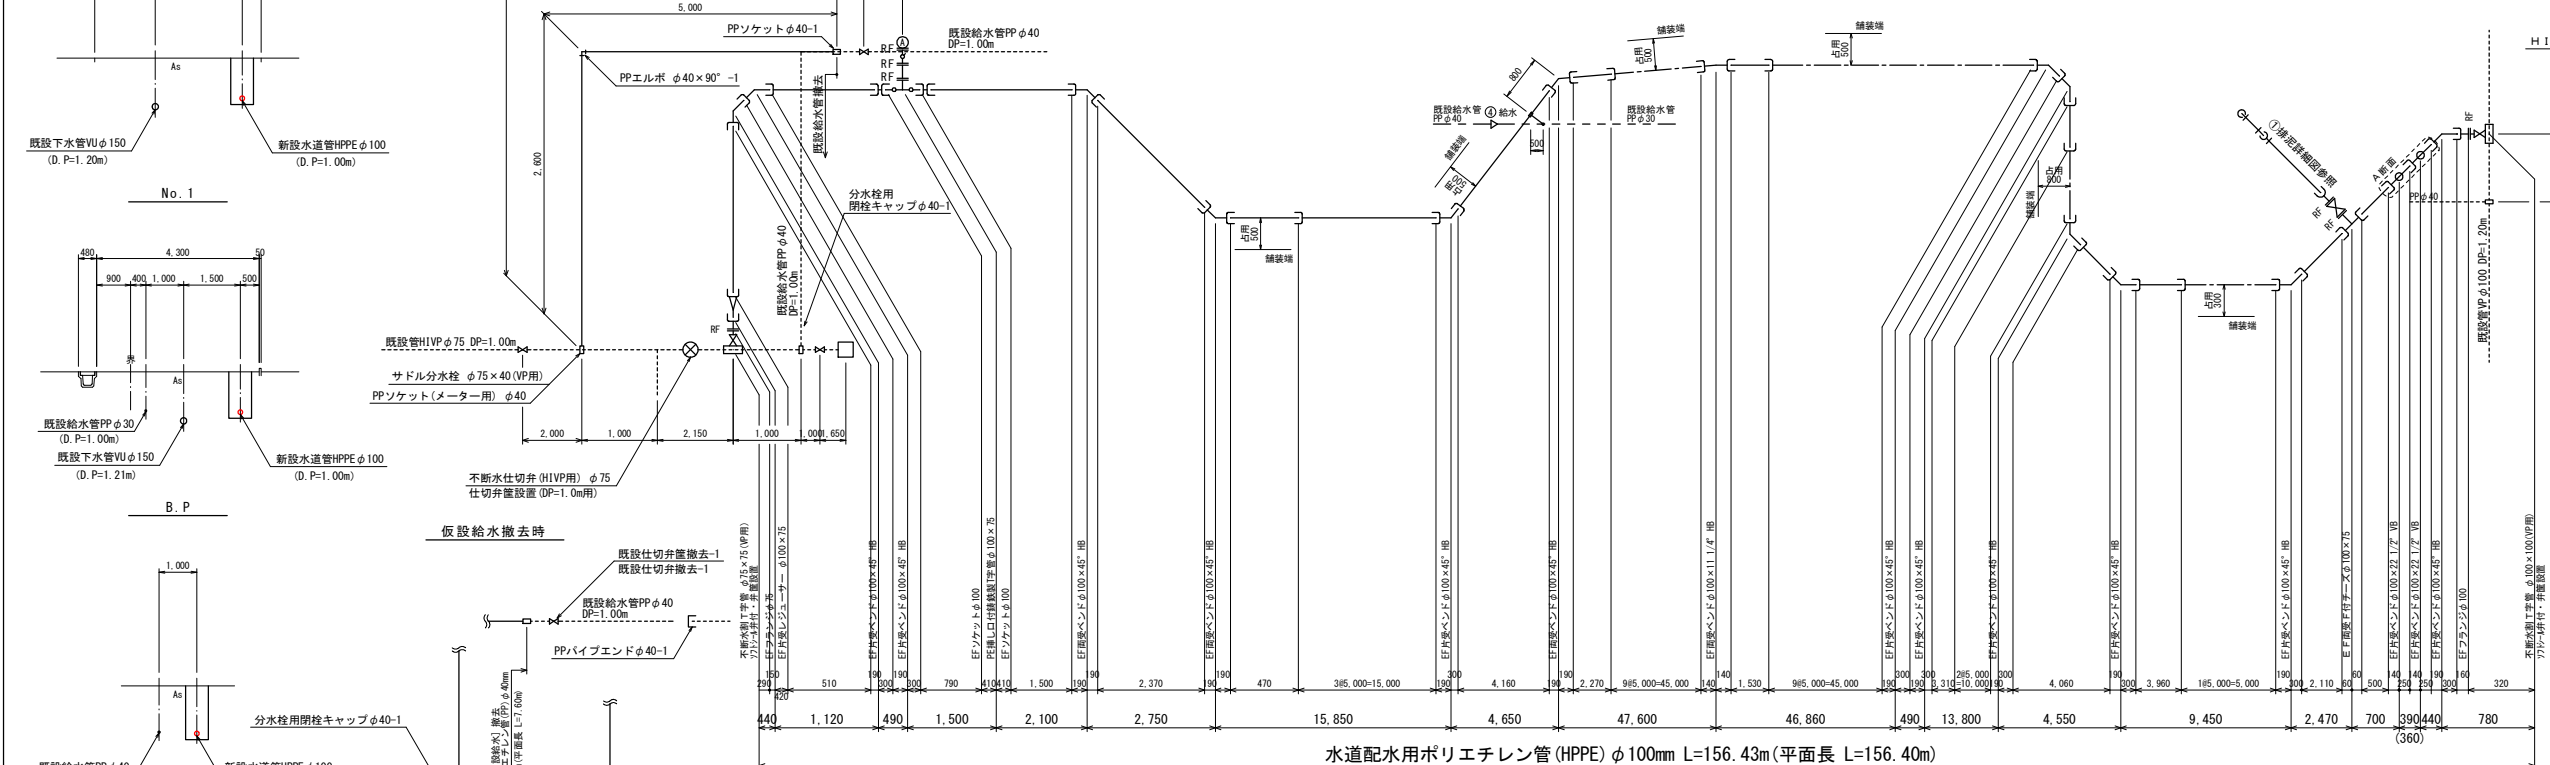


① 排水詳細図

耐衝撃性硬質塩ビ管HIVP φ75 L=2.58m (平面延長 L=1.78m)

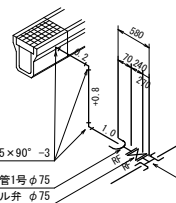

A断面

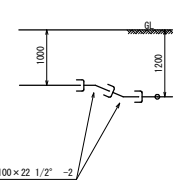

凡例


HB	平面使い
VB	縦使い
VHB	斜使い

※カッターは仮復旧

下妻乙地内

施行者	茨城県下妻市	製図
事業名	下妻市上水道事業	
工事名	市単上水第2号配水管布設工事	承認
図面名	配管平面図・詳細図・横断面図	
縮尺	S=図示	図面番号
設計者	下妻市役所上下水道課	1 承認

給水管取り出し標準図 S=Free

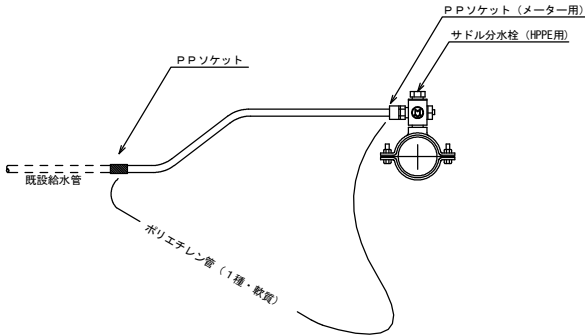


給水管取り出し資材集計表


名 称	形状・寸法	①	②	③	④	計
ポリエチレン管 (1種・軟質)	φ40	2.5				2.5m
ポリエチレン管 (1種・軟質)	φ30		2.1		0.9	3.0m
ポリエチレン管 (1種・軟質)	φ20			0.7		0.7m
サドル分水栓 (HPPE用)	φ100×40	1				1コ
サドル分水栓 (HPPE用)	φ100×30		1		1	2コ
サドル分水栓 (HPPE用)	φ100×20			1		1コ
PPソケット (メーター用)	φ40	1				1コ
PPソケット (メーター用)	φ30		1		1	2コ
PPソケット (メーター用)	φ20			1		1コ
PPソケット	φ40	1				1コ
PPソケット	φ30		1		1	2コ
PPソケット	φ20			1		1コ
PPバイブエンド	φ40	2				2コ
PPバイブエンド	φ30		3		1	4コ
PPバイブエンド	φ20			1		1コ
分水栓用閉栓キャップ	φ40	1				1コ
市 道 鋪 装	(D.P=1.00m)	2.5	2.1	0.5	0.7	5.8m

下妻乙地内				製 図
施 行 者	茨 城 県 下 妻 市			
事 業 名	下 妻 市 上 水 道 事 業			承 認
工 事 名	市単上水第2号 配水管布設替工事			
図 面 名	給水管取出標準図			承 認
縮 尺	S=Free	図面番号	2	
設 計 者	下 妻 市 役 所 上 下 水 道 課			



掘削復旧断面図  $S=1/20$

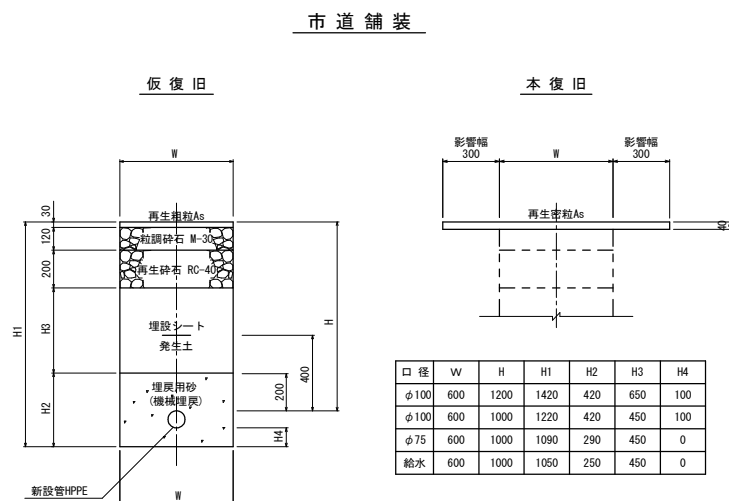

既設管撤去  
φ40


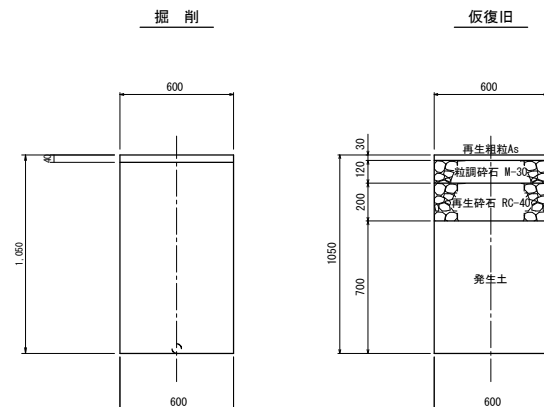


割T字管設置標準図 S=1/20

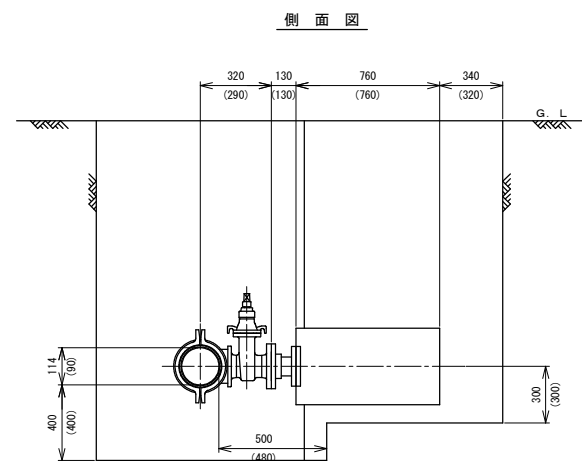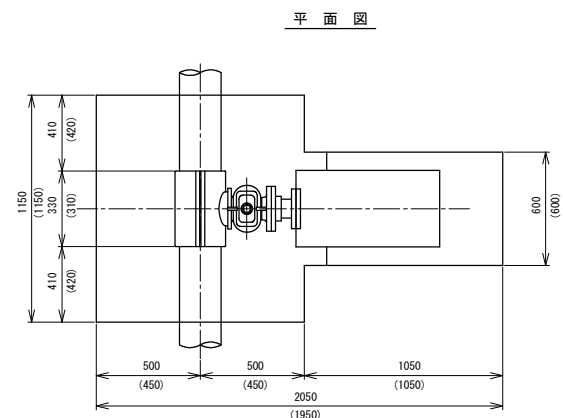


※( )は、 $\phi 75$ とする。


不斷水仕切弁設置標準図 S=1/20

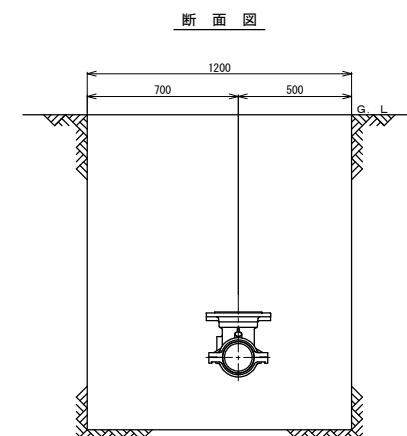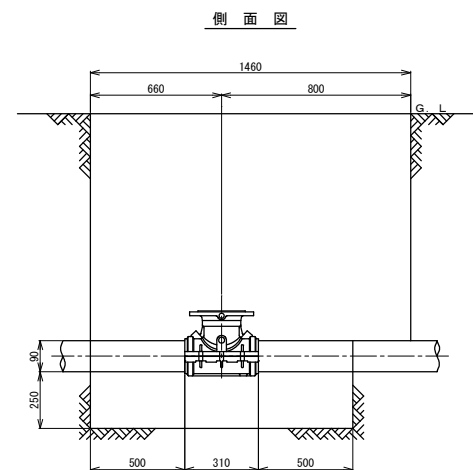

舗装面積求積図 S=Free

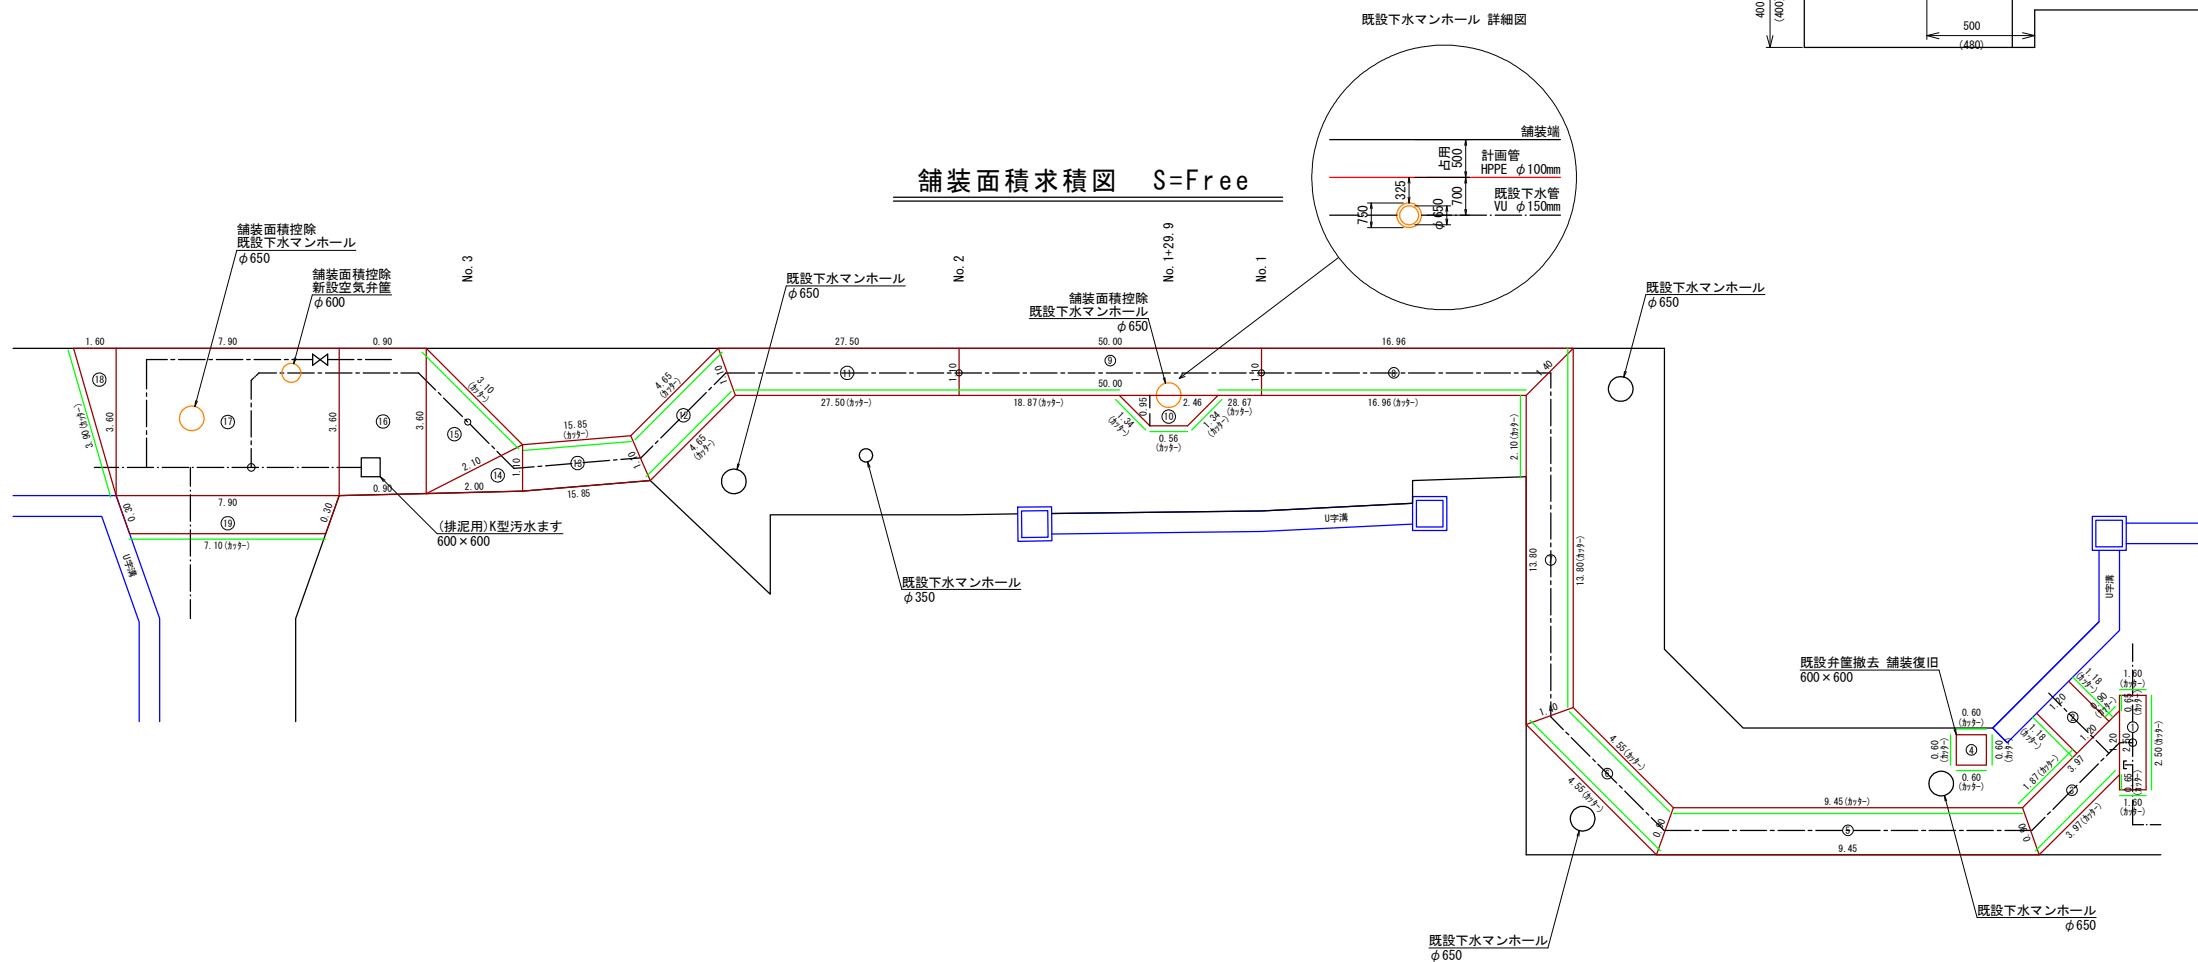


アルミ矢板設置標準図 S=Free

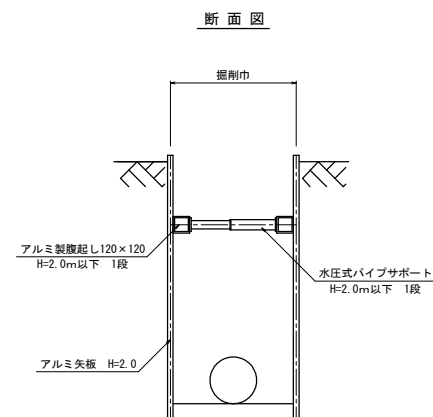


下妻乙地内			製図
施行者	茨 城 県 下 妻 市		承認
事業名	下 妻 市 上 水 道 事 業		
工事名	市 単 上 水 第 2 号 配 水 管 布 設 替 工 事		
図面名	掘削復旧断面図・舗装面積求積図		
縮 尺	S=図示	図面番号	
設計者	下 妻 市 役 所 上 下 水 道 課		承認


仕切（排泥）弁据付図 S=1/10  
(D.P 1000)

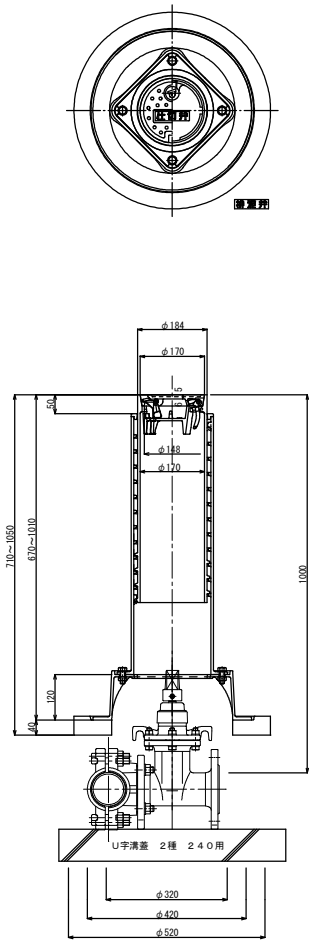

仕切（排泥）弁据付図 S=1/10  
(D.P 1200)

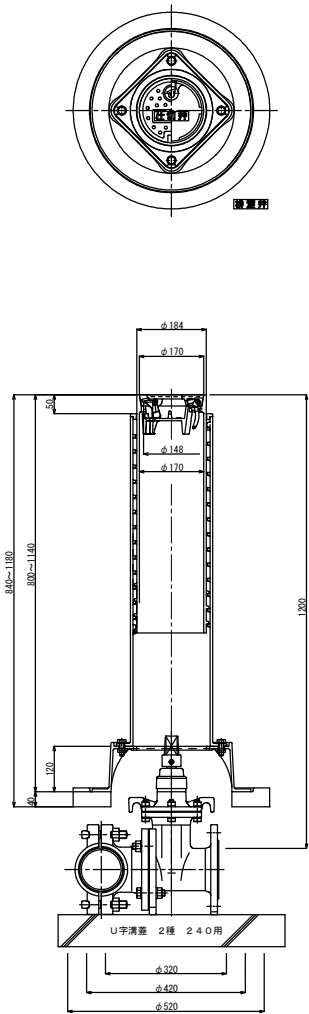


空気弁室据付図 S=1/10  
(D.P 1000)

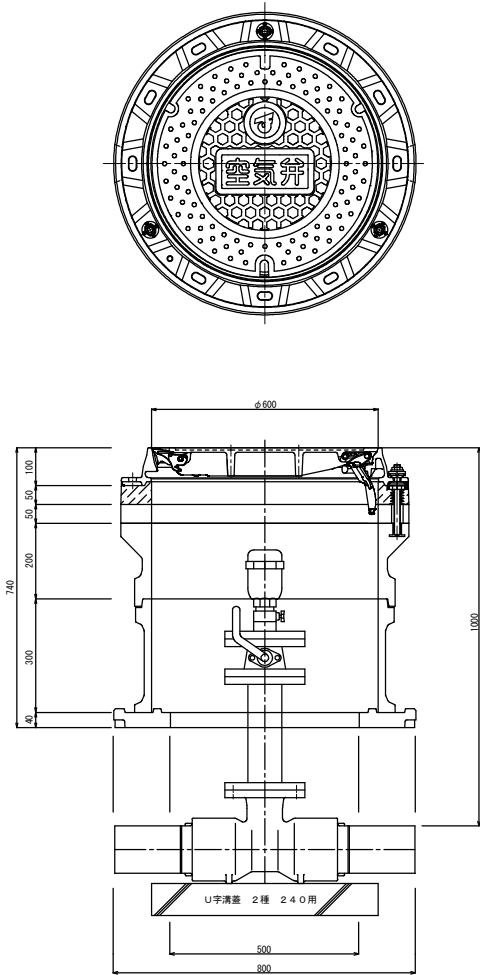

胴巻テープ仕様

種別	上水道管
テープの色彩	青に白文字
文字の大きさ	タテ・ヨコ 8mm 文字間隔 4mm程度 表示間隔 3mm程度
寸法	巾 3.0cm
文字名	水道管 埋設年西暦〇〇〇〇年（令和〇年）
巻数	1回半巻

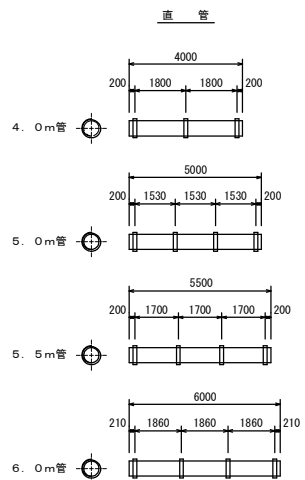

※ 切管使用の場合はテープ間隔が2.0m以上に  
ならないようにテープ巻を行う。

下妻乙地内				
施行者	茨城県下妻市			製図
事業名	下妻市上水道事業			
工事名	市単上水第2号 配水管布設工事			承認
図面名	附帯設備図			
縮尺	S=図示	図面番号	4	承認
設計者	下妻市役所上下水道課			